
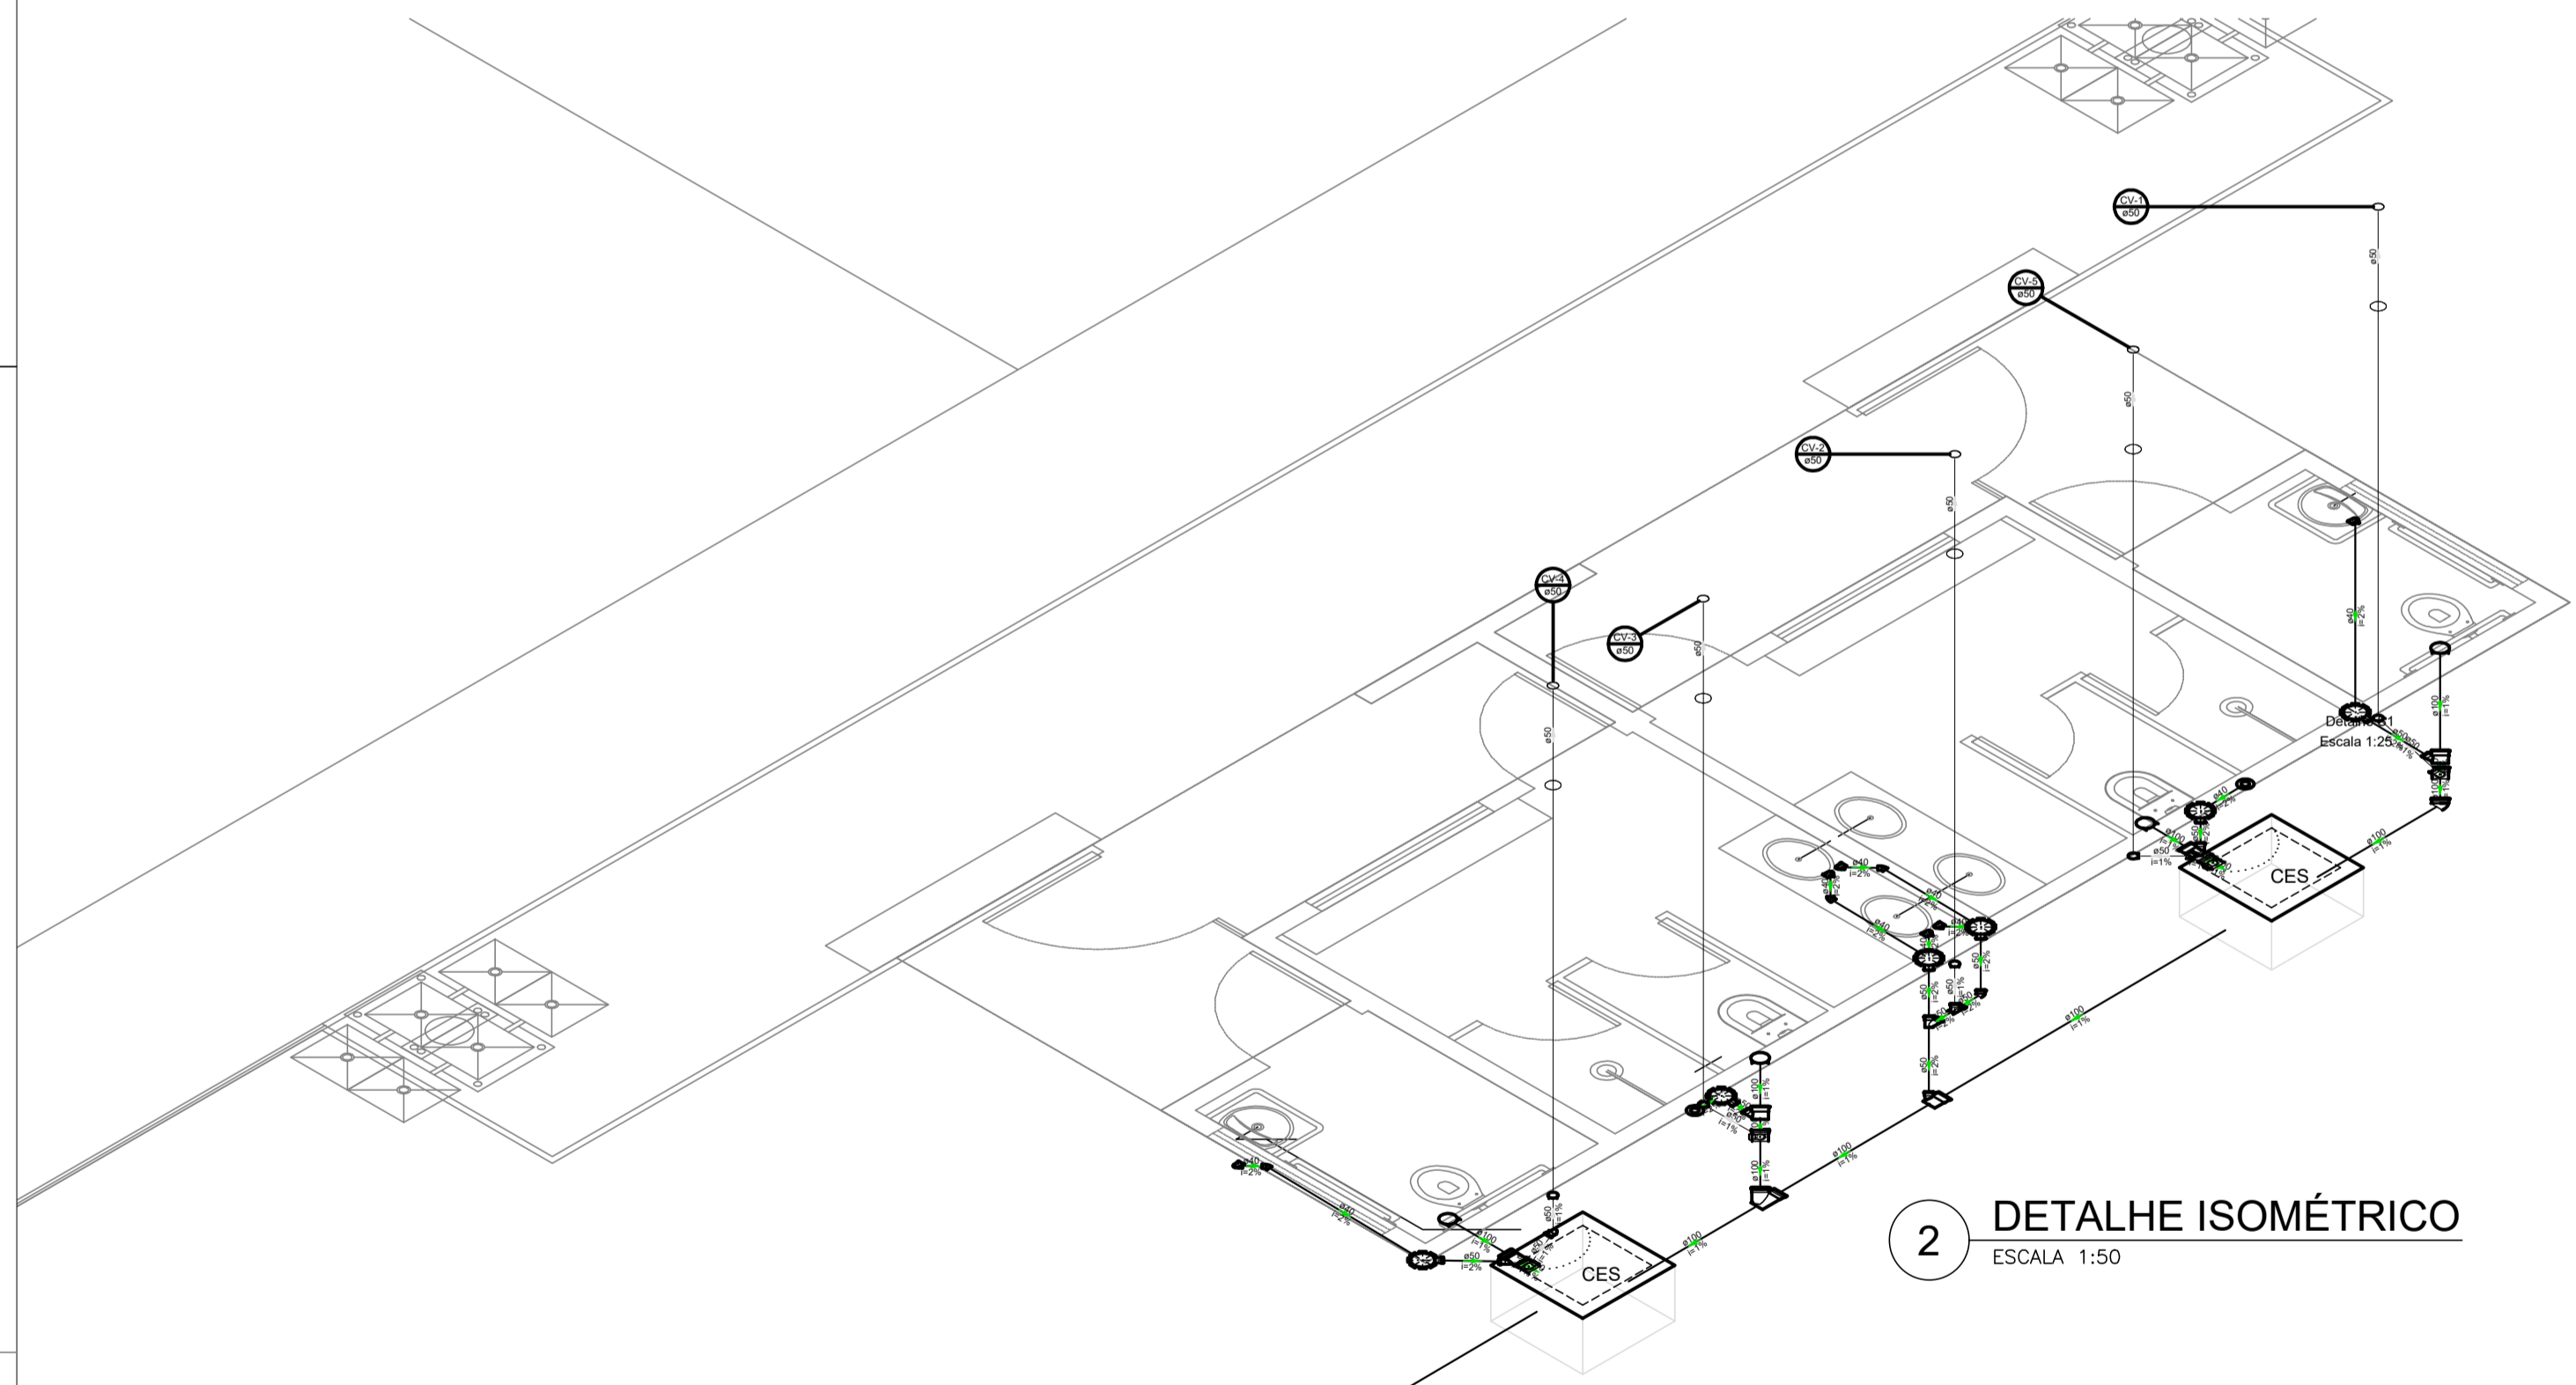


1 PLANTA BAIXA
ESCALA 1:50

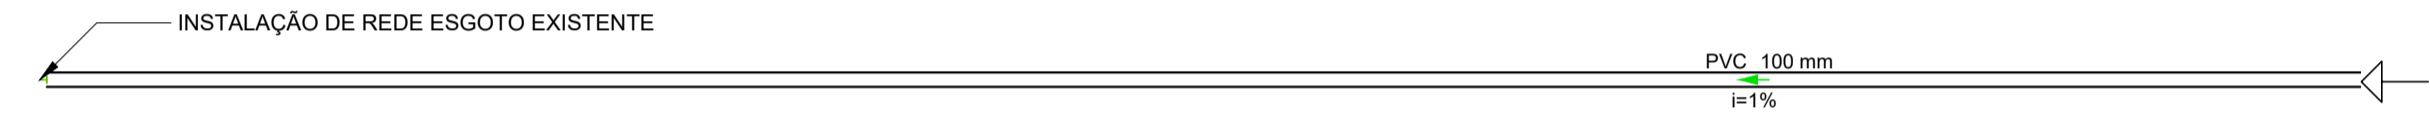

2 DETALHE ISOMÉTRICO
ESCALA 1:50

Lista de materiais - Pavimento	
Esgoto	
Caixas de Passagem	
Caixa de inspeção de esgoto sifonada CES- 60x60 cm	2 pç
PVC Acessórios	
Caixa sifonada 150x150x50	6 pç
Raio sifonado alt. reg. saída 40 100 mm - 40 mm	2 pç
Sifão de copo p/ pia e lavatório 1" - 1.1/2"	6 pç
Válvula p/ lavatório e tanque 1"	6 pç
PVC Esgoto	
Curva 90 curta 40 mm	8 pç
Joelho 45 100 mm	1 pç
40 mm	3 pç
50 mm	1 pç
Joelho 90 100 mm	4 pç
Joelho 90 c/anel p/ esgoto secundário 40 mm - 1.1/2"	6 pç
Junção simples 100 mm - 50 mm	5 pç
100 mm - 100 mm	1 pç
50 mm - 50 mm	1 pç
Tubo rígido c/ ponta lisa 100 mm - 4"	32.42 m
40 mm	9.82 m
50 mm - 2"	3.49 m
Ventilação	
PVC Esgoto	
Joelho 45 50 mm	2 pç
Joelho 90 50 mm	10 pç
Tubo rígido c/ ponta lisa 50 mm - 2"	1.95 m
Tê sanitário 100 mm - 50 mm	4 pç
50 mm - 50 mm	1 pç

Legenda de condutos - Pavimento	
Esgoto	—
Ventilação	—

Legenda - Pavimento	
Caixa Sifonada	—
Caixas Inspeção Esgoto Sifonada CES	—
Chuveiro Residencial	—
Joelho 45	—
Joelho 90- coluna	—
Junção simples	—
Lavatório Residencial com sifão	—
Ramais de Ventilação	—
Vaso Sanitário c/ J90°	—

Lista de materiais - Novo pavimento	
Ventilação	
PVC Esgoto	
Terminal de ventilação 50 mm	5 pç
Tubo rígido c/ ponta lisa 50 mm - 2"	15.24 m

Legenda detalhada - Novo pavimento	
Terminal de ventilação- coluna PVC Esgoto	—
Terminal de ventilação 50 mm	1 pç

Legenda detalhada - Pavimento	
Caixa Sifonada	—
PVC Acessórios	—
Caixa sifonada 150x150x50	1 pç
Caixas Inspeção Esgoto Sifonada CES	—
Caixas de Passagem	—
Caixa de inspeção de esgoto sifonada CES- 60x60 cm	1 pç
Chuveiro Residencial	—
PVC Acessórios	—
Raio sifonado alt. reg. saída 40 100 mm - 40 mm	1 pç
PVC Esgoto	—
Curva 90 curta 40 mm	1 pç
Joelho 45	—
PVC Esgoto	—
Joelho 45 40 mm	1 pç
Joelho 90- coluna	—
PVC Esgoto	—
Joelho 90 50 mm	1 pç
Junção simples	—
PVC Esgoto	—
Junção simples 100 mm - 50 mm	1 pç
Lavatório Residencial com sifão	—
PVC Acessórios	—
Sifão de copo p/ pia e lavatório 1" - 1.1/2"	1 pç
Válvula p/ lavatório e tanque 1"	1 pç
PVC Esgoto	—
Curva 90 curta 40 mm	1 pç
Joelho 90 c/anel p/ esgoto secundário 40 mm - 1.1/2"	1 pç
Tubo rígido c/ ponta lisa 40 mm	0.6m
Ramais de Ventilação	—
PVC Esgoto	—
Joelho 90 50 mm	1 pç
Tê sanitário 100 mm - 50 mm	1 pç
Vaso Sanitário c/ J90°	—
PVC Esgoto	—
Joelho 90 100 mm	1 pç


NOTAS

LEGENDA

MAPA-CHAVE

ATUALIZAÇÃO

1 - Medidas em centímetros.

 CARVALHO AMARAL ENGENHARIA CNPJ Nº: 16.783.066/0001-35 Avenida Mestre Firmino, nº 728, 1º andar Centro, Montes Claros/MG, CEP: 38401-074	RESP. TEC. LWAN MATHEUS COSTA SOUZA REG. CREA: MG 255.542/D
 PREFEITURA MUNICIPAL DE LAGOA DOS PATOS/MG CNPJ Nº: 16.901.381/0001-10 Praça 31 de Março, 111 Centro, Lagoa dos Patos/MG, CEP: 39.360-000	MUNICÍPIO/ÁREA: MUNICÍPIO LAGOA DOS PATOS/MG RESPONSÁVEL CONTRATANTE: PREF. MUNICIPAL DE LAGOA DOS PATOS/MG
TÍTULO: PROJETO SANITÁRIO REFORMA CAMPO DE SOCIETY PLANTA BAIXA, DETALHE ISOMÉTRICO E TABELAS	
ENDEREÇO DA OBRA: MUNICÍPIO DE LAGOA DOS PATOS/MG	
DATA: 06/02/2023	ESCALA: INDICADA
PRANCHA: 01/01	

0	EMISSÃO INICIAL	06/02/23	V.M.S.V	-	-
REV.	DESCRIÇÃO	DATA	EXEC.	VERIF.	APROV.

ARQUIVO: DE-2023.415-MG.LAP-SAN-EXE.001=0